

令和2年 1月21日

教職員 各位  
学生 各位


施設環境安全課

東1号館改修工事に伴う、停電及び断水について（お知らせ）

本件につきまして、東1号館改修工事に伴い、下記のとおり停電工事を実施いたします。また、本工事に伴い断水が発生いたします。ご不便をお掛け致しますが、ご協力よろしくお願いたします。



記

1. 停電日時等
  - 1) 停電・断水日 : 2020年2月9日(日)
  - 2) 停電・断水時間 : 9時00分～19時00分
  - 3) 停電範囲 : 別紙1参照  
断水範囲 : 別紙2参照
  - 4) 作業場所 : 東部機械室電気室
2. 注意事項
  - a) 上記停電時間帯は、ポンプ不作動のため断水となります。  
又、エレベーター、換気扇及びエアコン等も使用できません。
  - b) 給水は停電作業完了次第、再開いたしますが、赤水・エア等が出ることがありますので、ご使用前には十分に水を流していただきますようお願いします。
  - c) 停電作業は、小雨決行とします。但し、大雨・台風等の気象条件により、不可能となった場合には別日で日程調整を行います。
  - d) 作業等の都合により、上記の時間帯は多少前後する場合がありますので、ご了承願います。
  - e) 学生課外活動団体につきましても、遺漏なきよう宜しくお願いいたします。
3. 施工業者  
中央電設(株)
4. 担当者  
施設環境安全課設備係 中谷 内線:7087  
E-mail : [setsubi@iim.kit.ac.jp](mailto:setsubi@iim.kit.ac.jp)

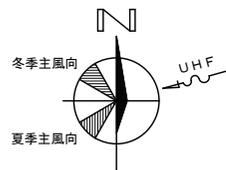

縮尺 S=1/1,500

0 10 20 50m

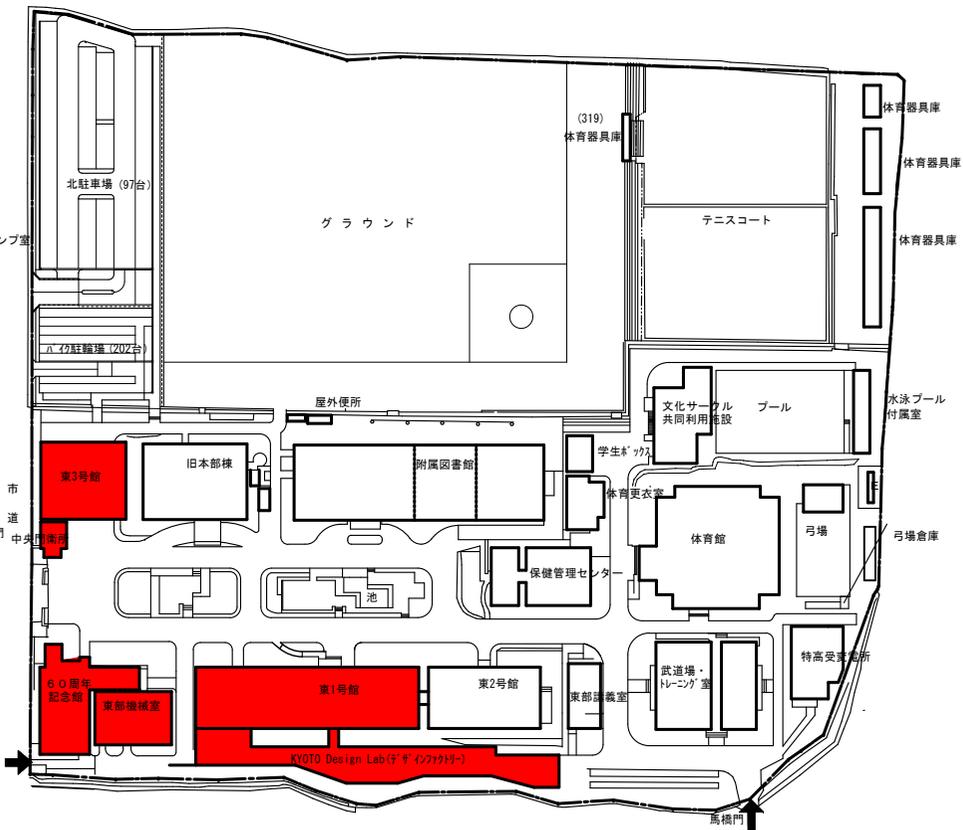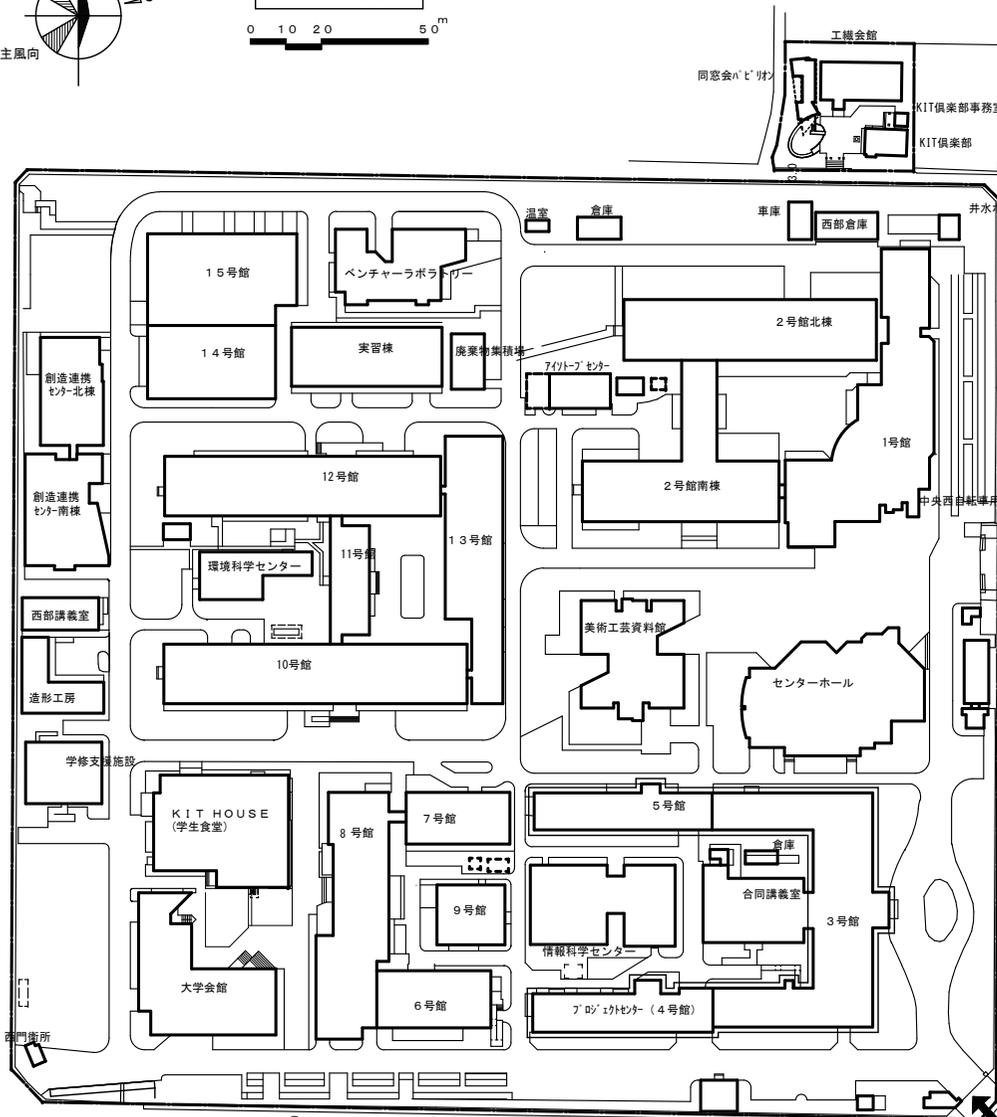

停電日時：令和2年2月9日（日）9:00～19:00


停電範囲： XXXXXXXXXX

(東1号館、D-lab、東部機械棟、60周年記念館、東3号館、中央門衛所、東2号館101室（動力電源のみ）)

施工業者：中央電設（株）


問い合わせ先：施設環境安全課設備係 中谷(7087)

松ヶ崎構内配置図

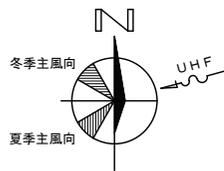

縮尺 S=1/1,500

0 10 20 50m

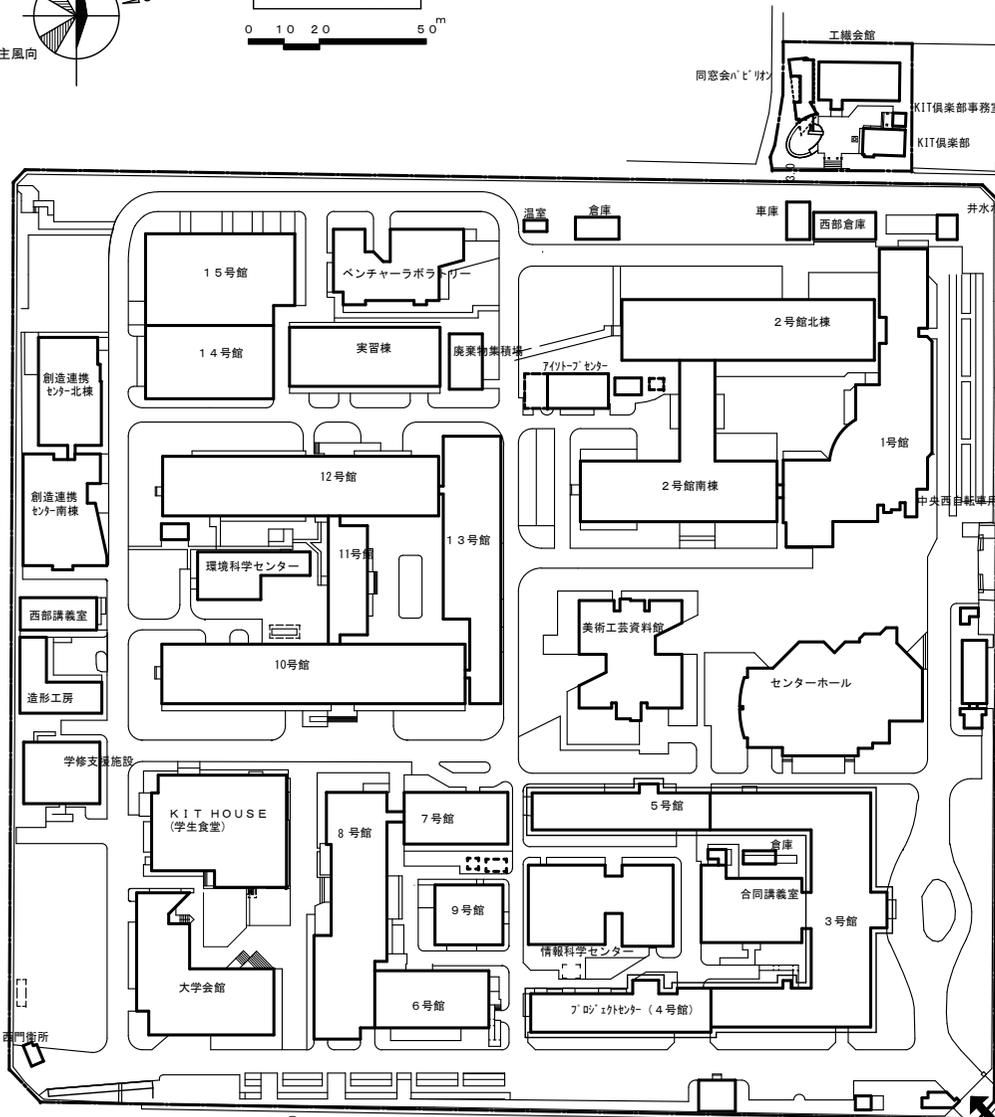

断水日時：令和2年2月9日(日) 9:00~19:00

断水範囲： XXXXXXXXXX

施工業者：中央電設(株)

問い合わせ先：施設環境安全課設備係 中谷(7087)

松ヶ崎構内配置図