

令和4年 4月 4日

教職員 各位
学生 各位

施設環境安全課

17号館南・北棟照明設備改修工事について（お知らせ）

標記の件につきまして、下記のとおり照明設備の改修工事を行います。
作業員の出入りや作業音の発生、また照明の点灯オフの発生に伴いご迷惑をおかけしますが、ご理解ご協力をお願いいたします。


記

- | | |
|------------|-----------------------------|
| 1. 工 事 日 時 | 令和4年4月13日（水）～4月19日（火）9時～17時 |
| 2. 工 事 場 所 | 17号館南棟、17号館北棟 ※別紙を参照してください |
| 3. 工 事 内 容 | 照明器具更新工事（LED化） |
| 4. 工 事 業 者 | 石津電気（株） |

注 意 事 項


1. 作業員が館内を出入りします。
2. 作業音を伴います。
3. 脚立を立てて作業を行いますので、付近を通行の際は注意してください。

本学担当者及び連絡先 施設環境安全課 設備係 中谷 村上
内線 7087 Email: setsubi@jim.kit.ac.jp

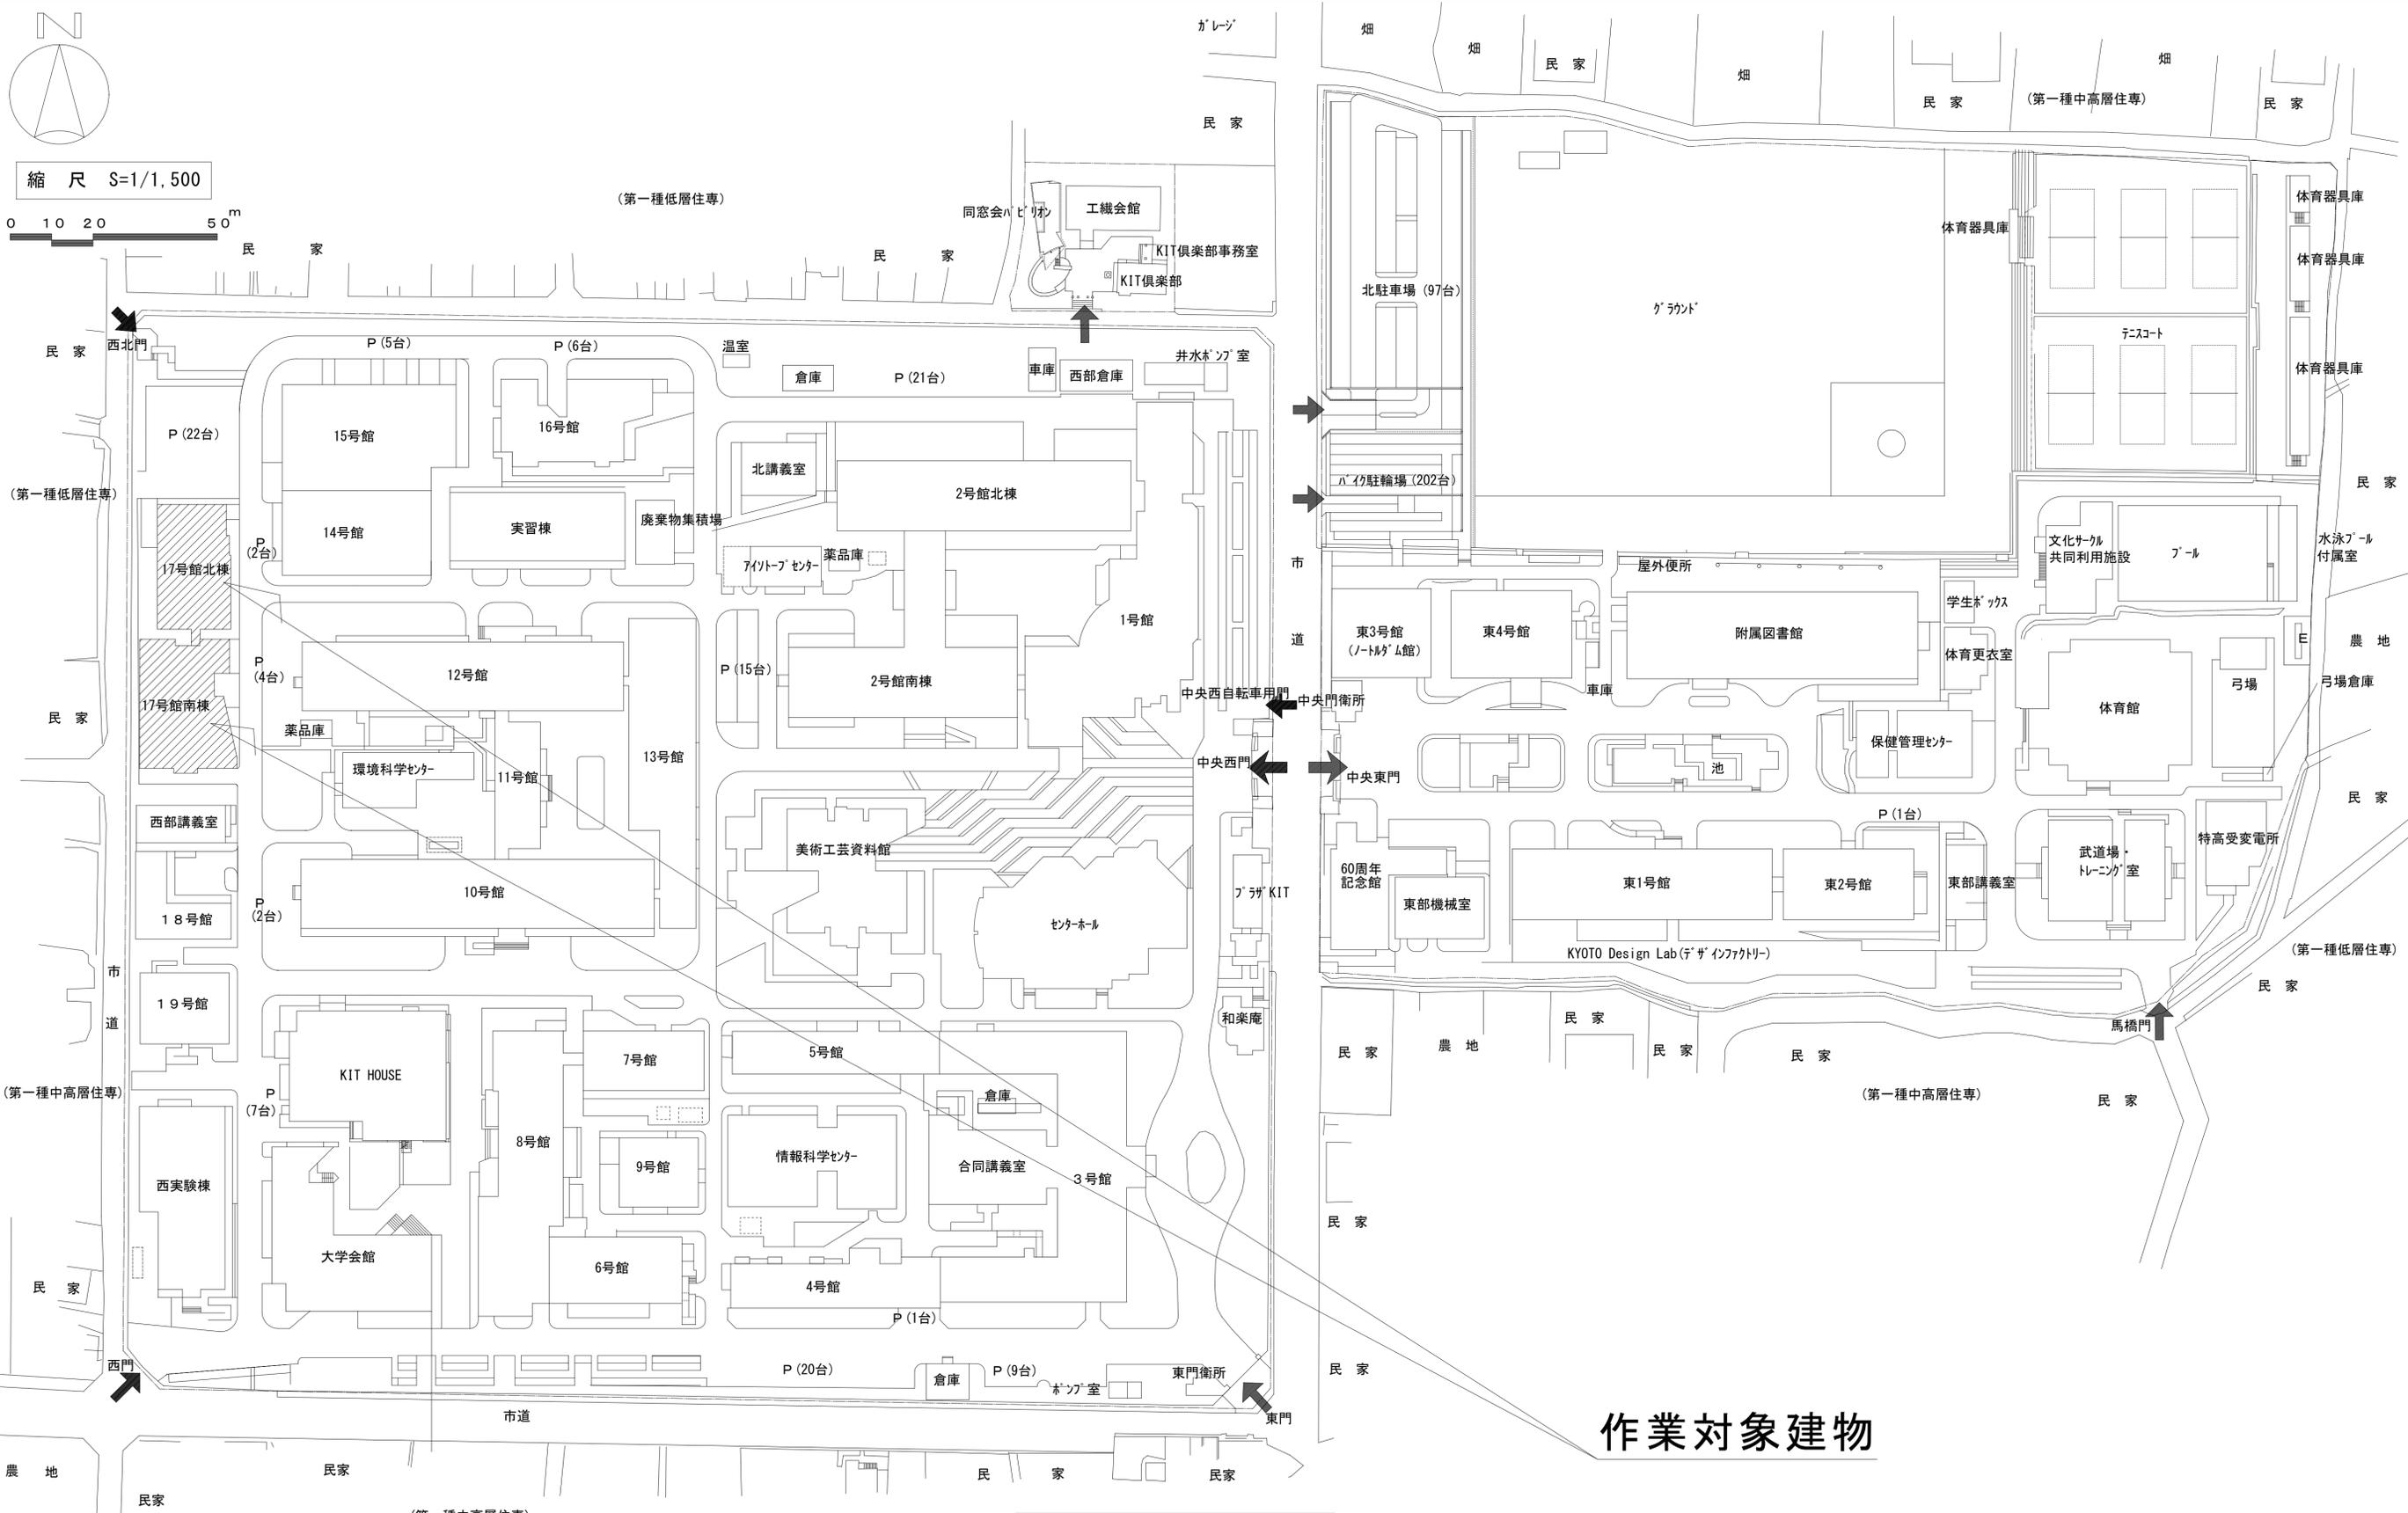


松ヶ崎団地 構内図


17号館南・北棟照明設備改修工事について (お知らせ)

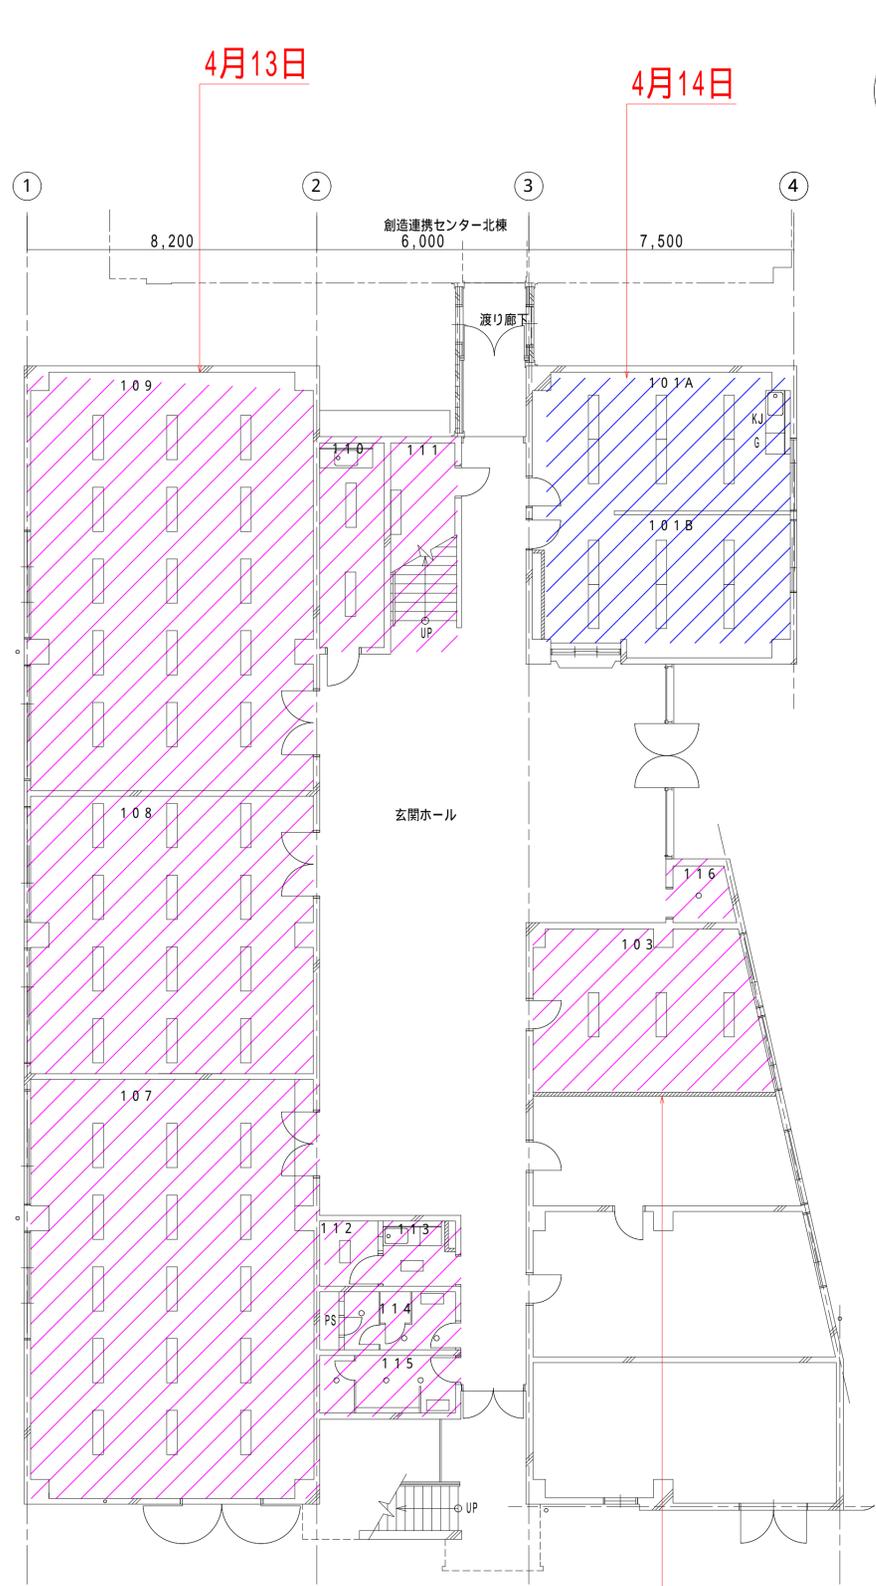

17号館南棟 1階平面図 1:100 (A1)

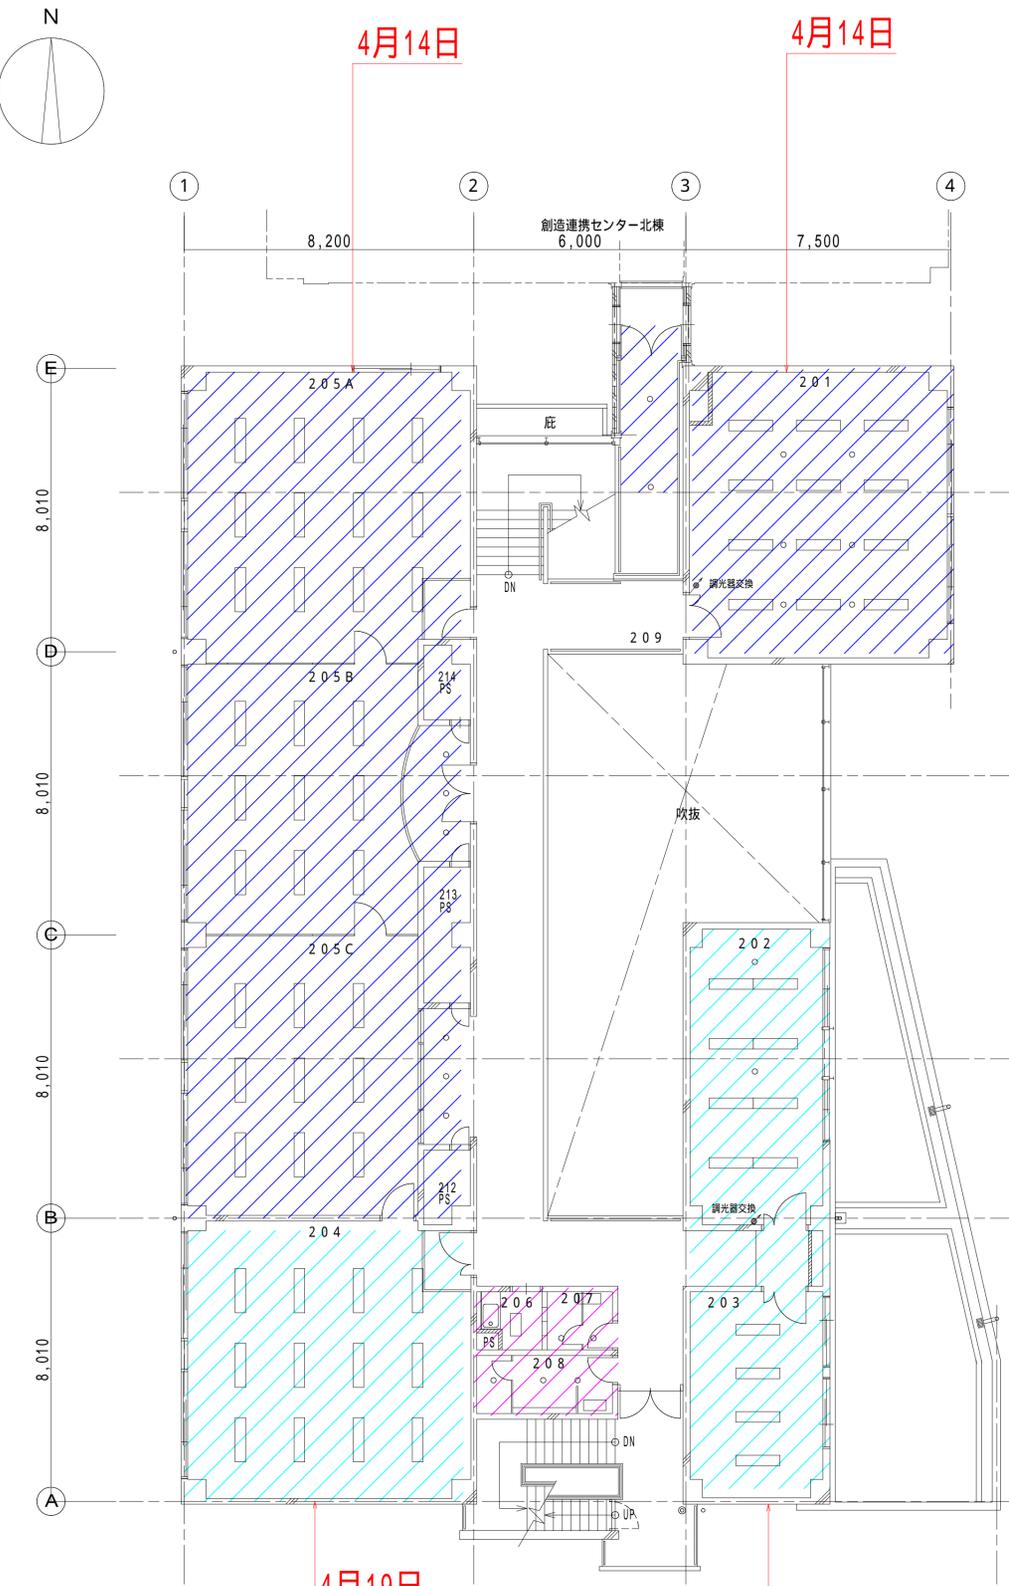


17号館南棟 2階平面図 1:100 (A1)

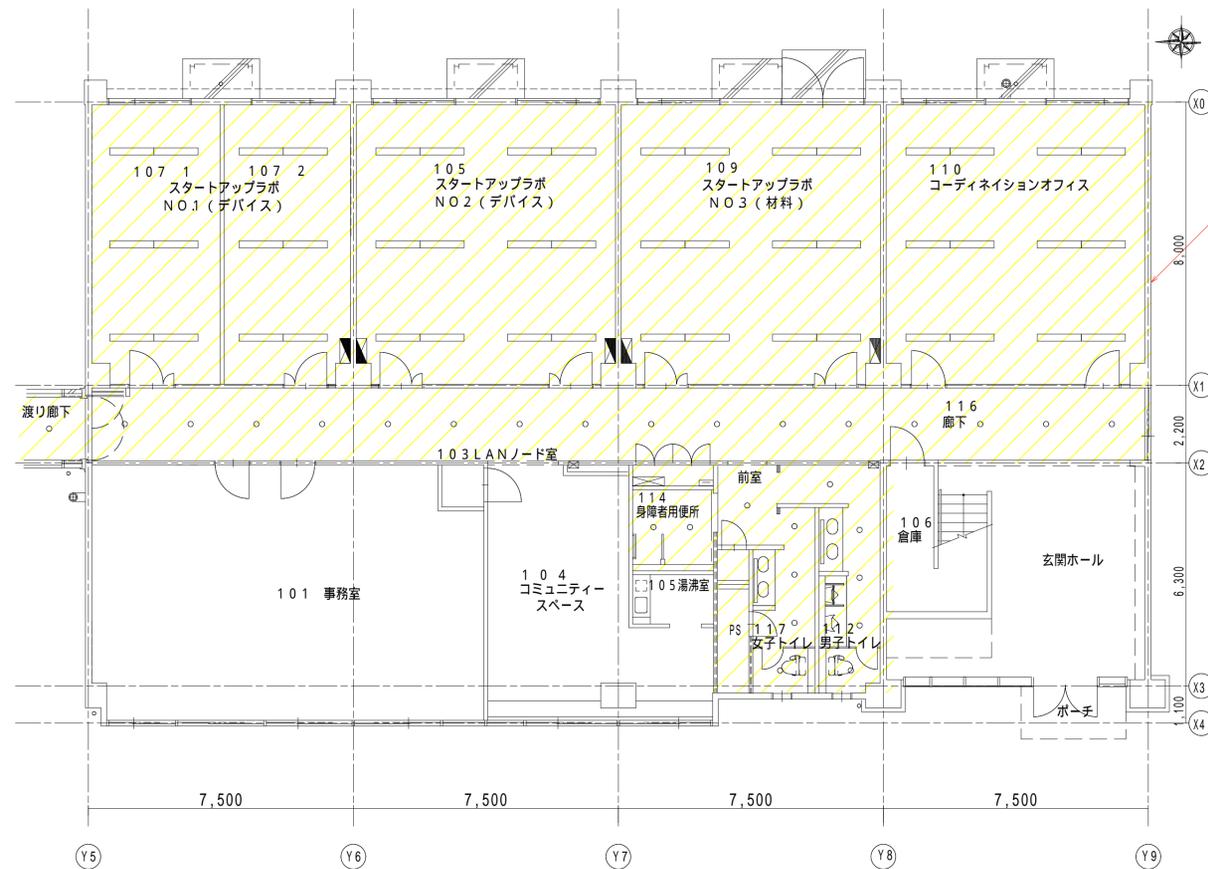

4月15日

17号館北棟 1階平面図 1:100 (A1)

		縮尺 A1 : 1/100 A3 : 1/200	図番番号 E- 11	京都工芸繊維大学施設環境安全課	
			12	17号館北棟1階 照明設備撤去・改修図	
				認印	
				縮尺 1/100(A1)-1/200(A3) 図面作成年月日 令和 3年 12月	総枚数 14 図番 13

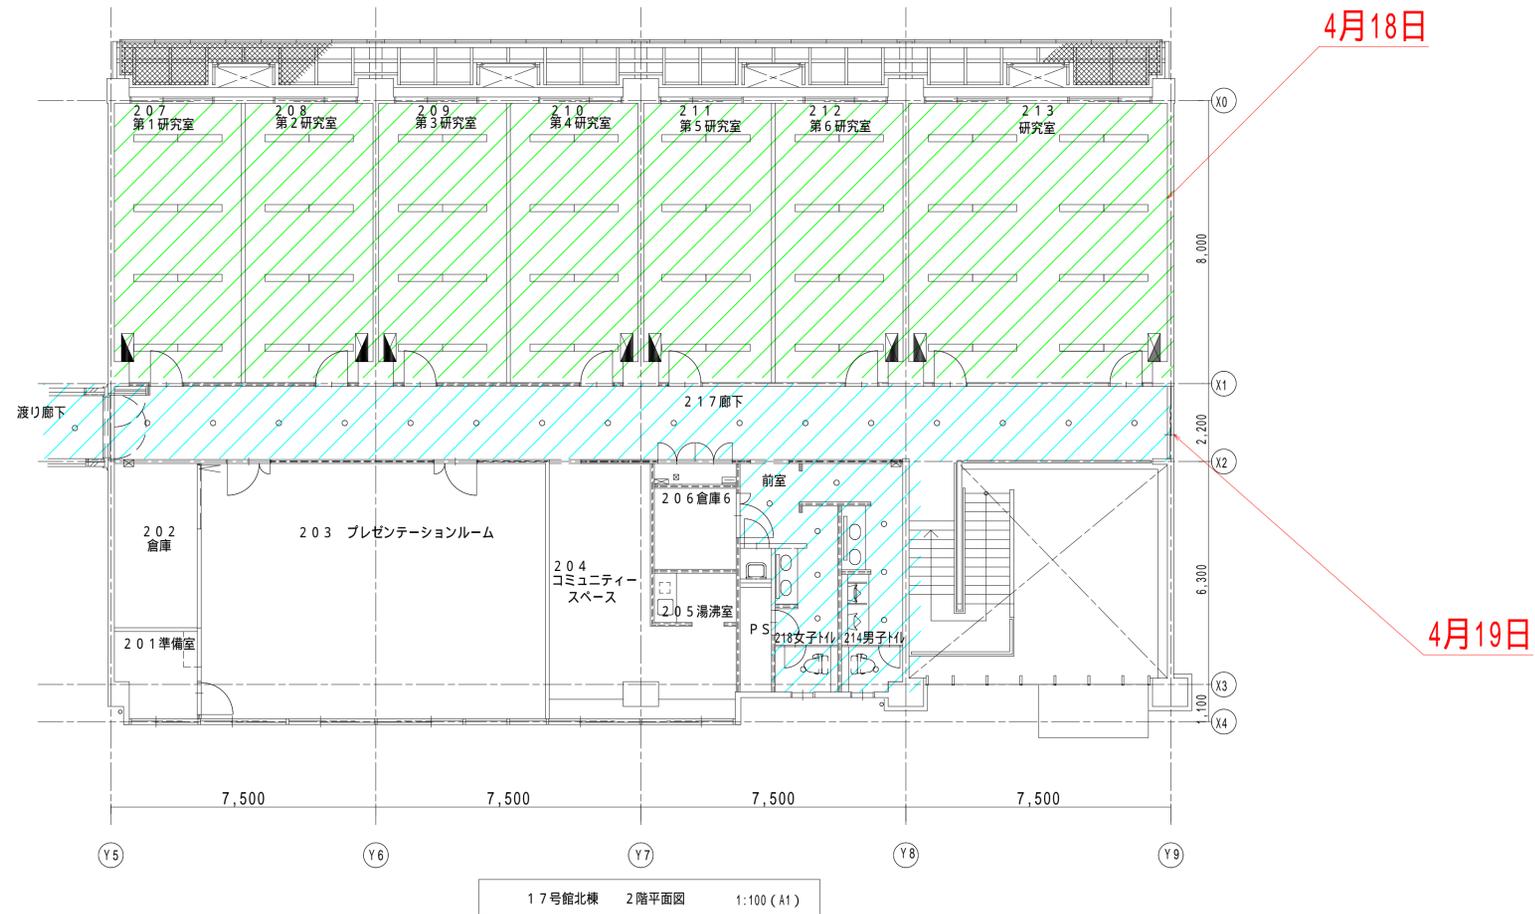

4月18日

4月19日

		縮尺 A1 : 1/100 A3 : 1/200	図面番号 E- 12 12	京都工芸繊維大学施設環境安全課 工事名称 京都工芸繊維大学(松ヶ崎)1号館等照明設備改修工事 図面名称 17号館北棟2階 照明設備撤去・改修図 縮尺 1/100(A1):1/200(A3) 図面作成年月日 令和3年12月		課長 認印	総枚数 14	図番 14
--	--	--------------------------------	---------------------	--	--	----------	--------	-------